


RZUT PIWNICY - INSTAL. KANAL. SANIT. - rysunek zamienny Skala 1:100

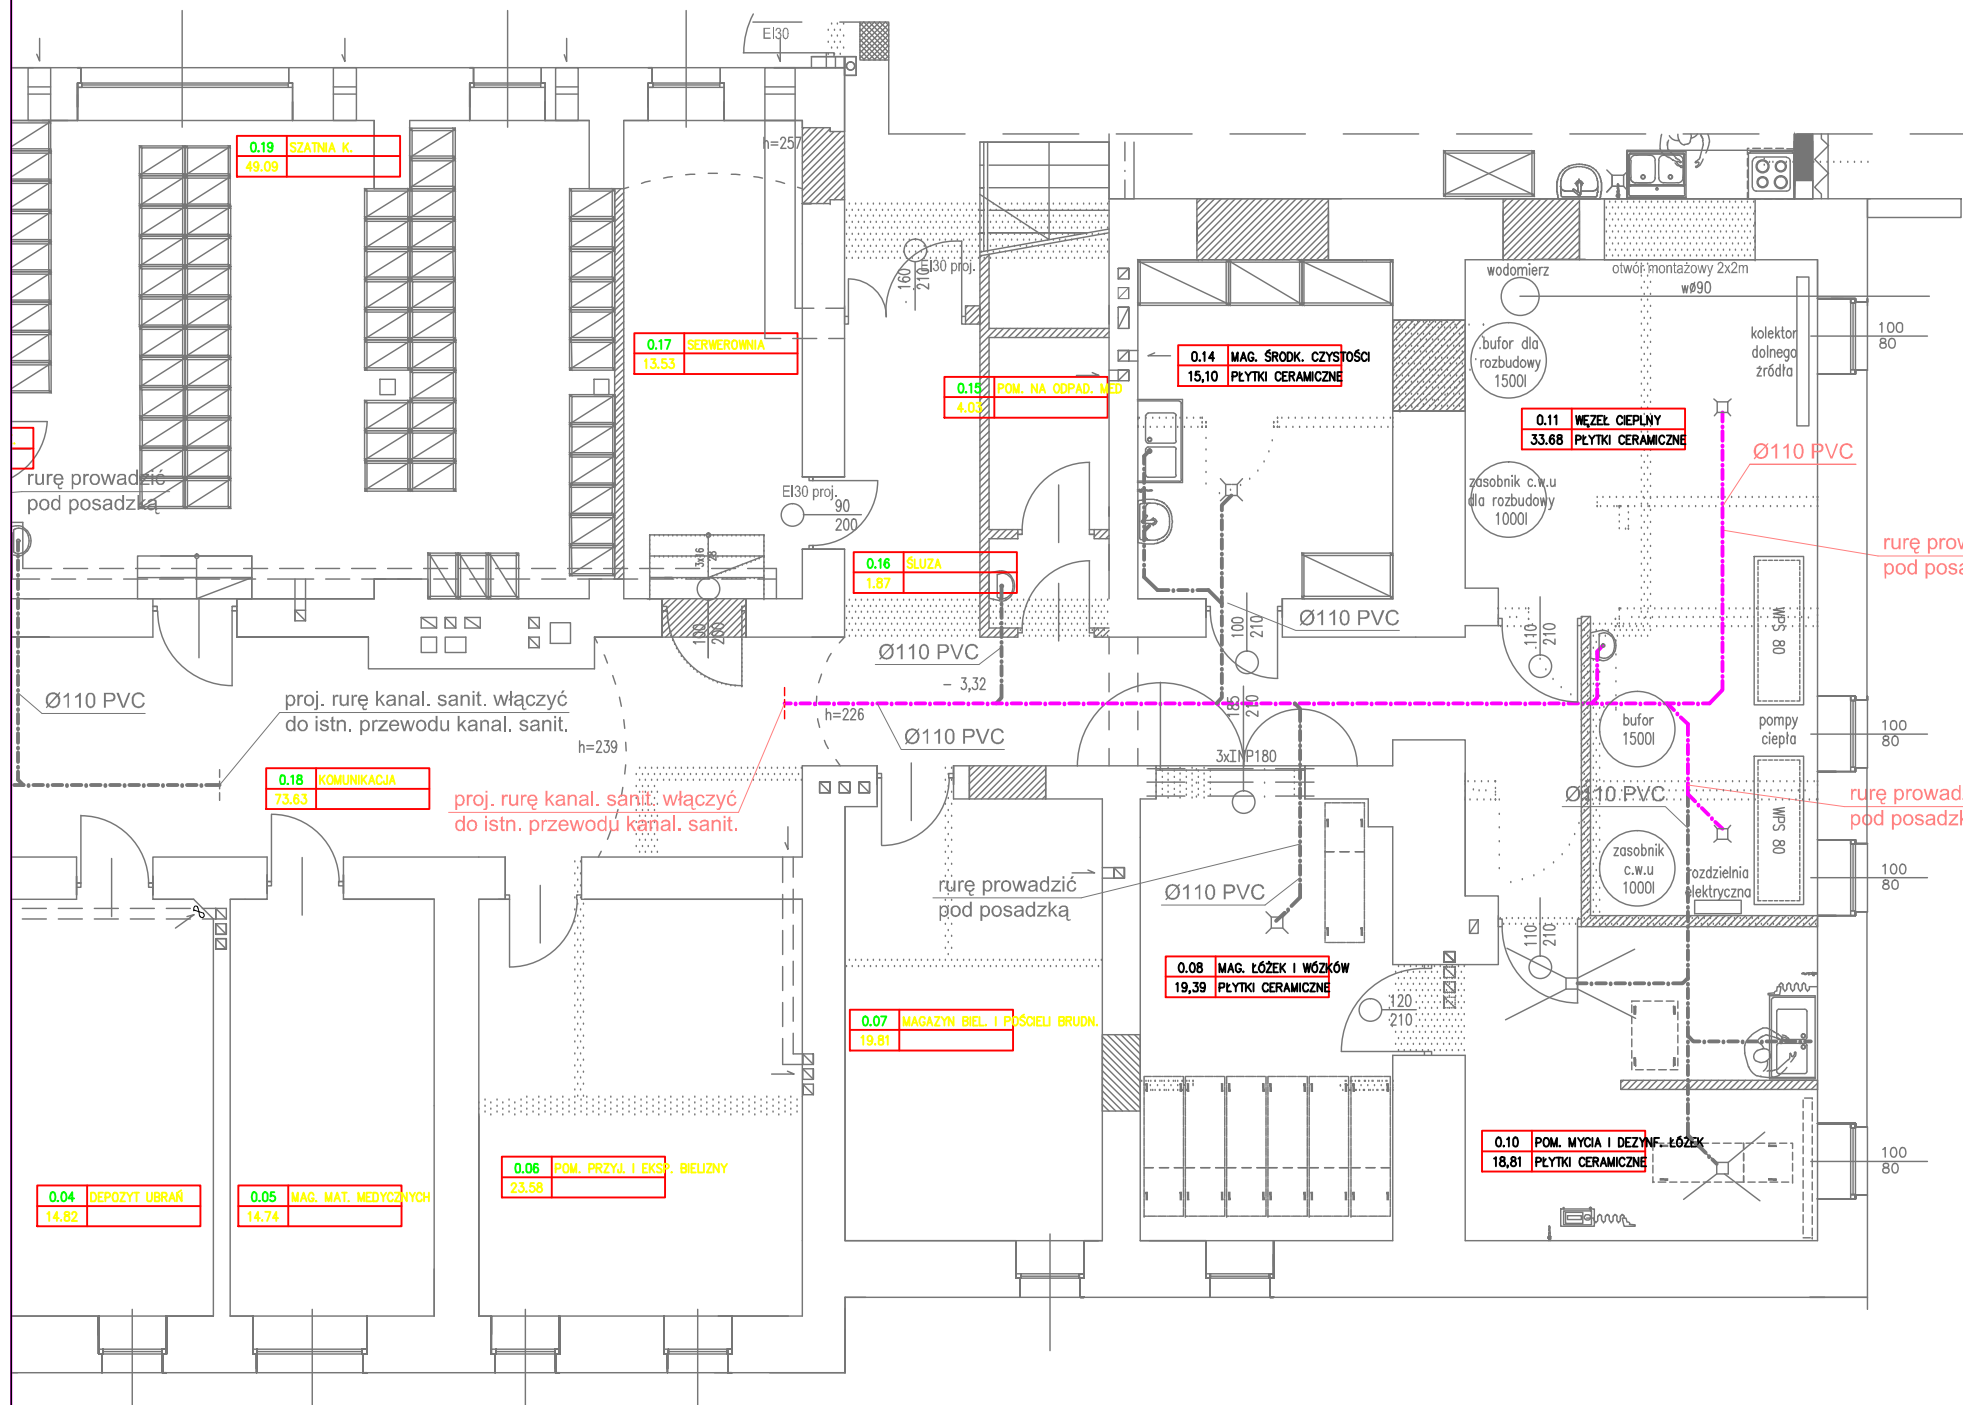

OZNACZENIA DLA INSTAL. KANALIZACJI SANITARNEJ:

- proj. przewody kanal. sanit. prowadzone pod posadzką w I etapie
- proj. przewody kanal. sanit. prowadzone pod posadzką w II etapie

Uwaga: Przewody instalacji kanalizacyjnej wykonać z rur kanaliz. PVC firmy WAVIN łączonych przy pomocy kielichów uszczelnianych gumowymi uszczelkami wargowymi.

UWAGI:

Przewody prowadzone przez przegrody budowlane prowadzić w rurach ochronnych. Wszystkie przewody instalacji kanalizacyjnej należy prowadzić pod posadzką, pod stropem, w brzdach ściennych lub po powierzchni ścian i obudować płytami G-K. Na pionach kanalizacyjnych przed ich przejściem w przewody odpływowe zamontować rewizje z zapewnieniem do nich dostępu w trakcie eksploatacji.

UWAGA:

Należy przewidzieć na budowie podłączenie projektowanych przewodów kanalizacji sanitarnej do istniejących przewodów kanalizacji sanitarnej, zapewniając odpowiednie odpowietrzenie całej instalacji.

UWAGI P.POŻ.:

1. Przepusty instalacyjne w elementach oddzielenia przeciwpożarowego powinny mieć klasę odporności ogniowej EI wymaganą dla tych elementów.
2. Przepusty instalacyjne o średnicy powyżej 4cm w ścianach i stropach, niewymienionych w pkt.1, dla których jest wymagana klasa odporności ogniowej co najmniej EI 60 lub REI 60, powinny mieć klasę odporności ogniowej (EI) tych elementów.
3. W/w wytyczne dotyczą również przejść nieopisanych na rys. jako "przejście p.poż."
4. Przejścia instalacji przez zewnętrzne ściany budynku, znajdujące się poniżej poziomu terenu, powinny być zabezpieczone przed możliwością przenikania gazu do wnętrza budynku.

Usługi Projektowe i Ogólnobudowlane "PRODOM" Grażyna Dylewska Nowa Tuchola 2, 89-500 Tuchola			
INWESTYCJA:	I ETAP INWESTYCJI POLEGAJĄCEJ NA WYKONANIU INSTALACJI GRZEWCZEJ PRZY UŻYCIU POMP CIEPŁA W RAMACH PRZEBUDOWY OBIEKTU ZAKŁADU OPIEKUNICZO-LECZNICZEGO W BROWINIE		
ADRES:	BROWINA, działka nr ewid. 57/24, obręb ewid. Browina, gmina Chełmża		
INWESTOR:	Szpital Powiatowy Sp. z o.o. ul. Szewska 23, 87-140 Chełmża		
TYTUŁ RYSUNKU:	RZUT PIWNICY - INSTAL. KANAL. SANIT. - rysunek zamienny	NR RYSUNKU: ZK5	SKALA 1:100 Data: 09.06.2018 r.
SPECJALNOŚĆ:	IMIĘ I NAZWISKO:		PODPIS:
Konstrukcyjno- inżynierska	Projektant: INŻ. ANDRZEJ DYLEWSKI UPR. BUD. NR WBPP-NB-7210/2/83 i 776/75/Bg		